


LEGENDA:

- Projektowana linia napowietrzna przewodem AsXSn 2x25mm², l=465m
- Projektowana oprawa oświetlenia ulicznego
- Istniejąca linia oświetlenia ulicznego Al 35mm²
- Istniejąca oprawa oświetlenia ulicznego
- Zestaw do zakładania uziemiaczy
- Ogranicznik przepięć
- Projektowany słup oświetlenia ulicznego
- Projektowana rura osłonowa SRS 110

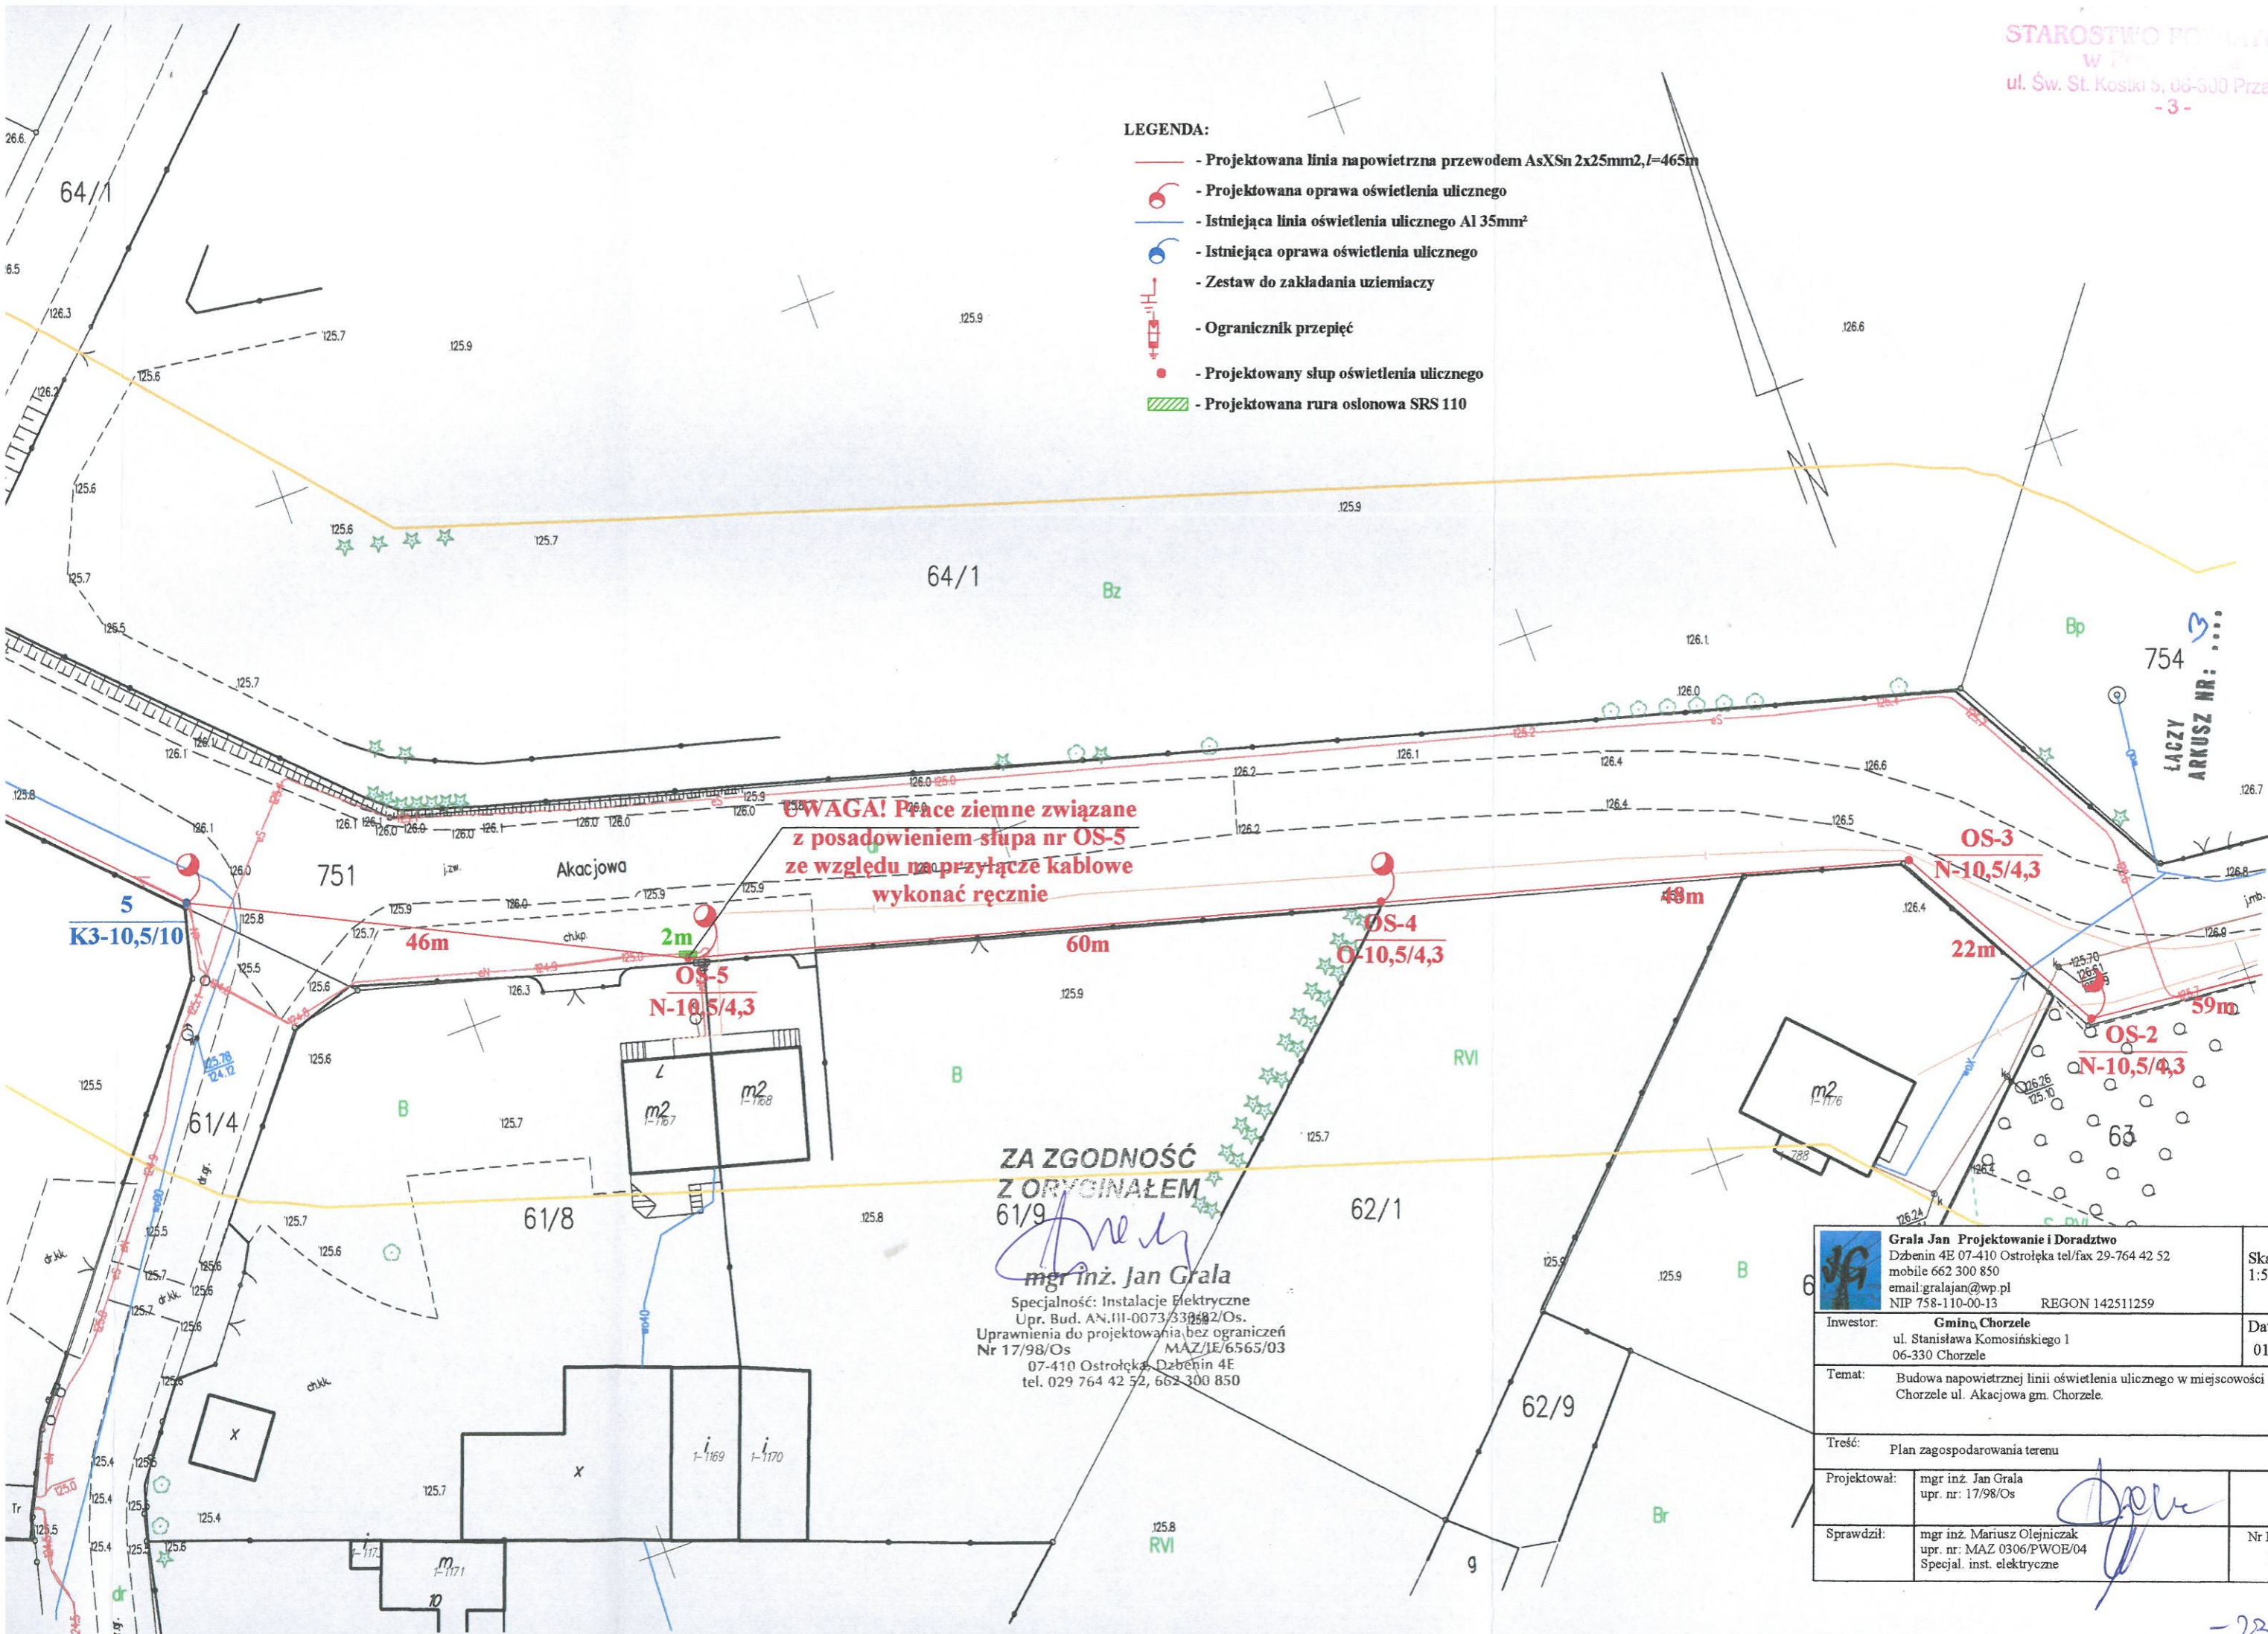

ZA ZGODNOŚĆ
Z ORYGINAŁEM

mgr inż. Jan Grala
Specjalność: Instalacje Elektryczne
Upr. Bud. AN.III-0073/332582/Os.
Uprawnienia do projektowania bez ograniczeń
Nr 17/98/Os MAZ/IE/6565/03
07-410 Ostrołęka, Dźbenin 4E
tel. 029 764 42 52, 662 300 850

Grala Jan Projektowanie i Doradztwo Dźbenin 4E 07-410 Ostrołęka tel/fax 29-764 42 52 mobile 662 300 850 email: gralajan@wp.pl NIP 758-110-00-13 REGON 142511259		Skala: 1:500
Investor:	Gmina Chorzów ul. Stanisława Komosińskiego 1 06-330 Chorzów	Data: 01.2018
Temat:	Budowa napowietrznej linii oświetlenia ulicznego w miejscowości Chorzów ul. Akcyjowa gm. Chorzów.	
Treść:	Plan zagospodarowania terenu	
Projektował:	mgr inż. Jan Grala upr. nr: 17/98/Os	
Sprawdził:	mgr inż. Mariusz Olejniczak upr. nr: MAZ 0306/PWOE/04 Specjal. inst. elektryczne	Nr Rys.: 1b