


Wycinek z mapy zasadniczej  
Obręb: Bugzy Płotkie  
skala 1:1000

|  |                     |
|--|---------------------|
| Poświadczam zgodność niniejszej kopii z treścią materiału państwowego zasobu geodezyjnego i kartograficznego |                     |
| Organ prowadzący państwowy zasób geodezyjny i kartograficzny   | STAROSTA PRZASNYSKI |
| Nazwa materiału zasobu   | mapa zasadnicza     |
| Identyfikator ewidencyjny materiału zasobu   | P.1422.2015.1034    |
| Data wykonania kopii   | 12.03.2018          |
| Imię, nazwisko i podpis osoby reprezentującej organ  | 4 up. STAROSTY      |

mgr inż. Igor Hül  
Kierownik Powiatowego Ośrodka  
Wykonawstwa Geodezyjnego i Kartograficznego

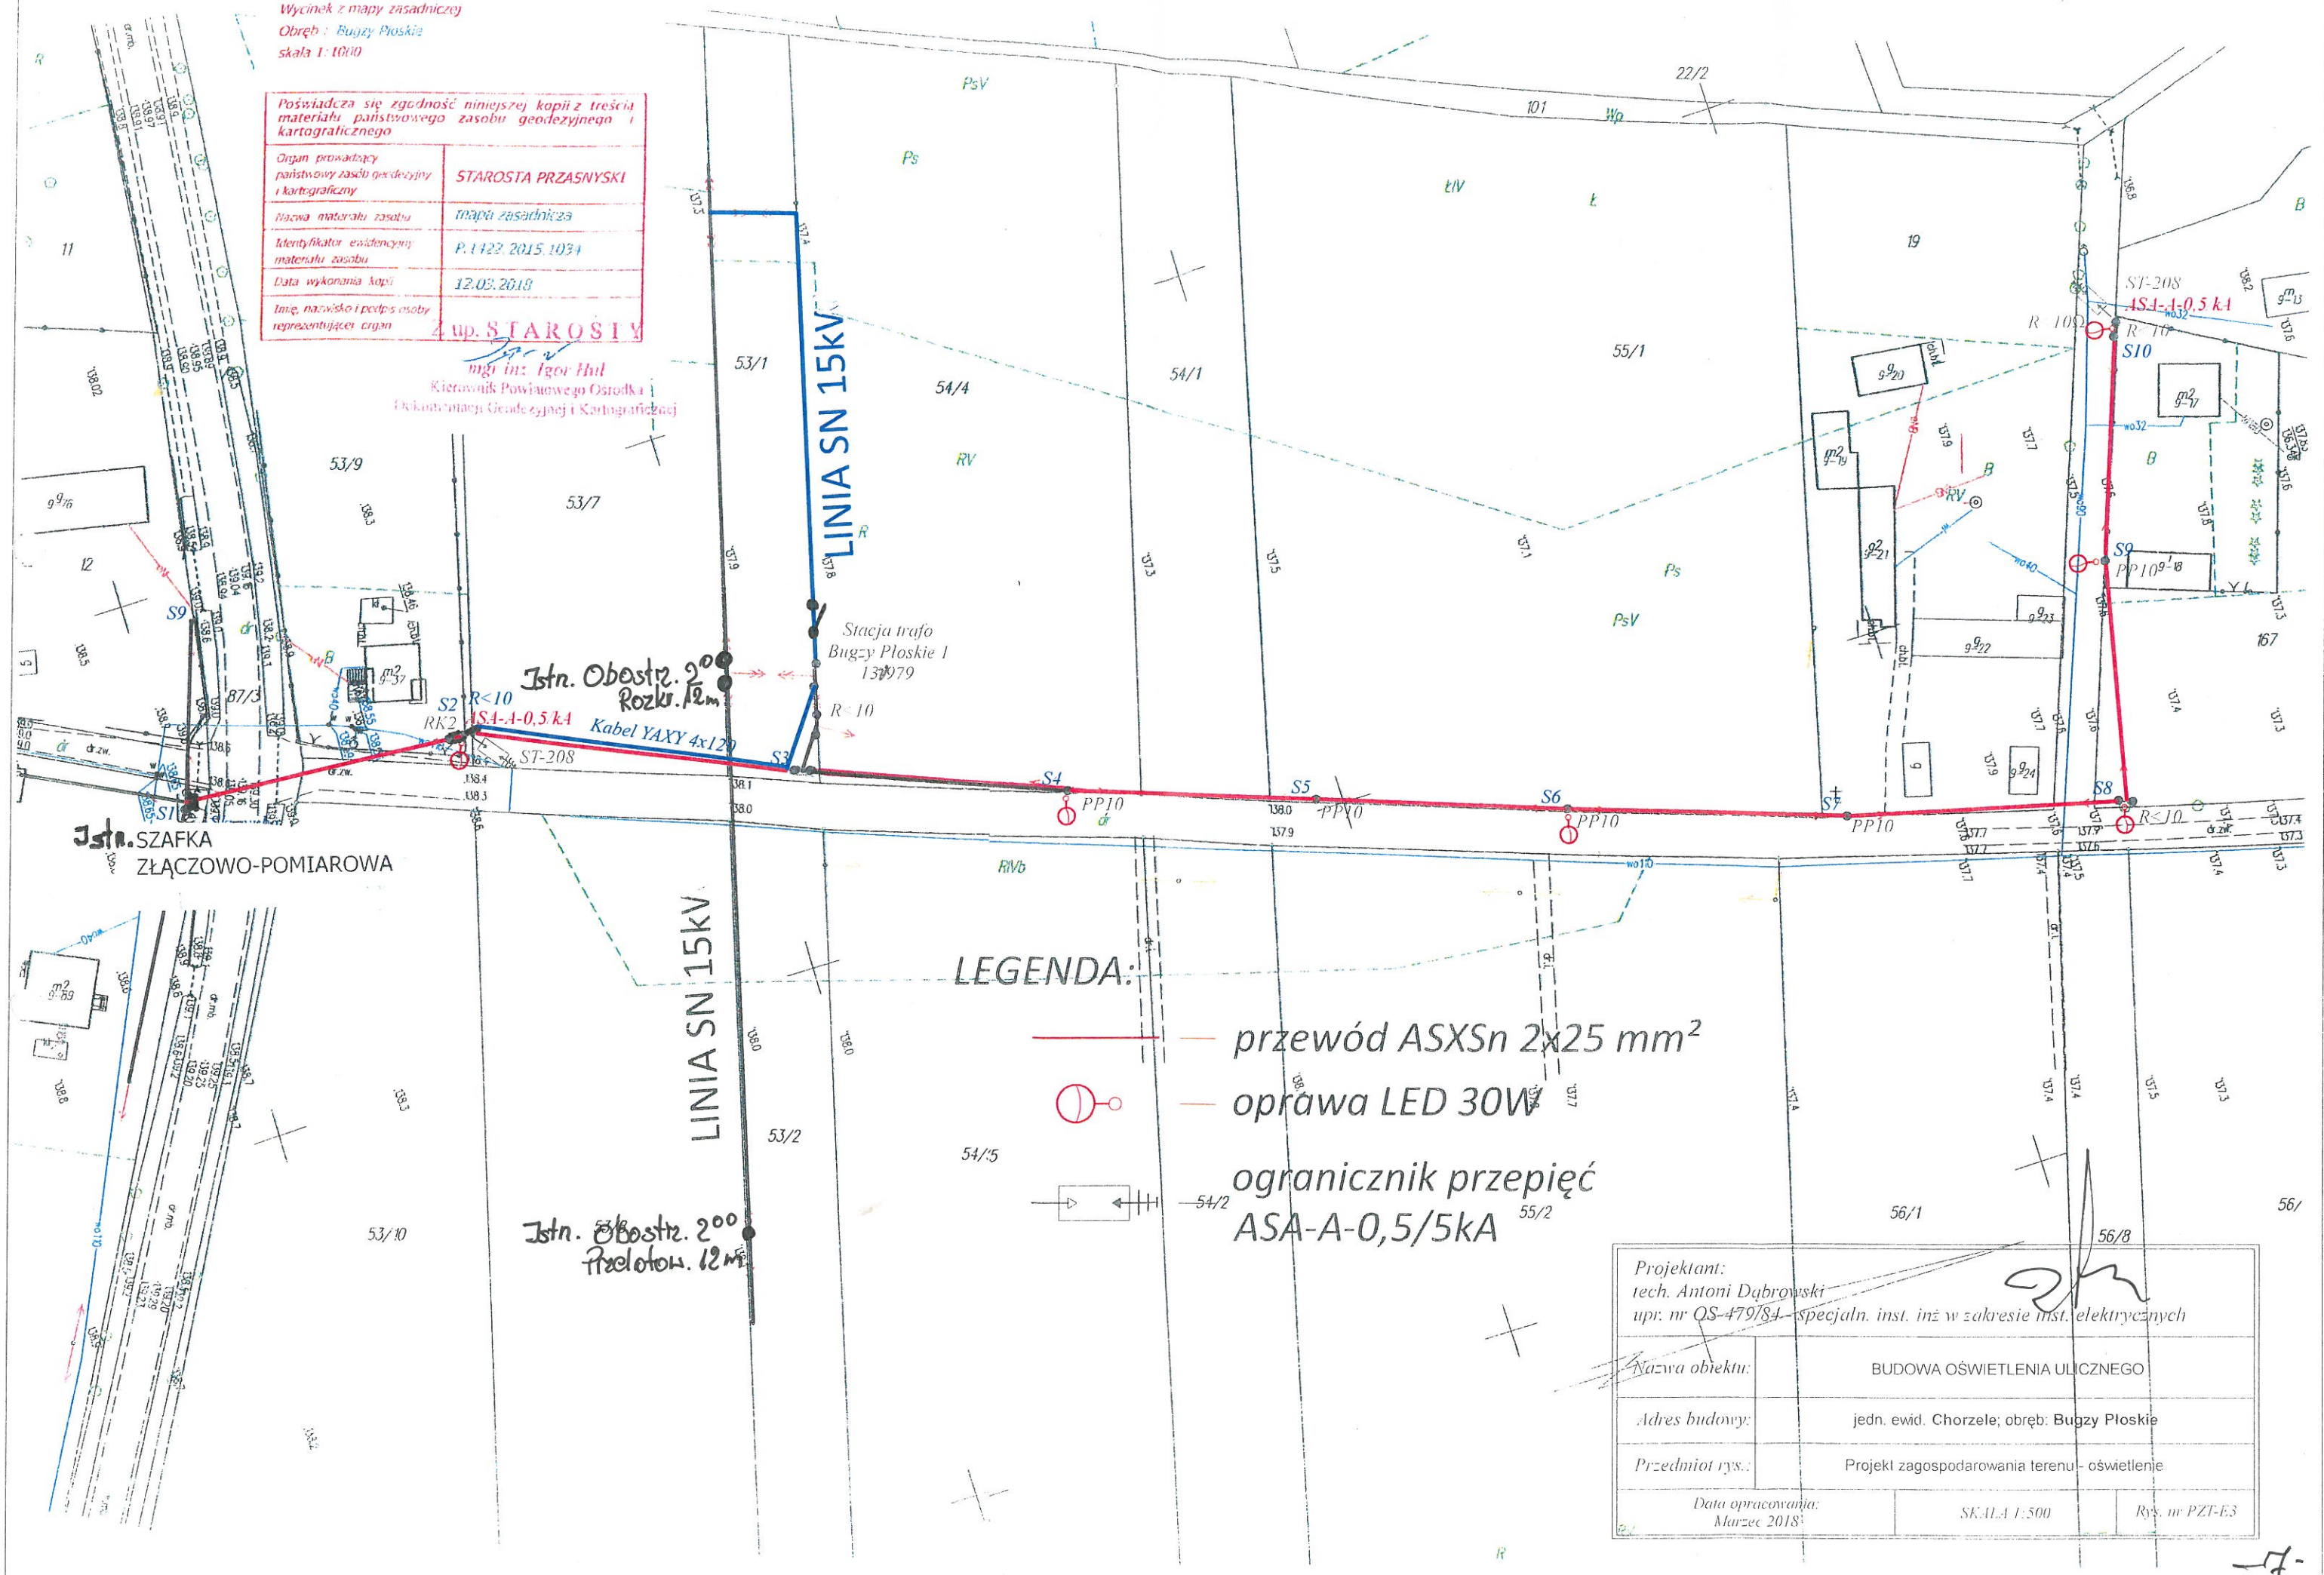

# LEGENDA:

- przewód ASXSn 2x25 mm<sup>2</sup>
- oprawa LED 30W
- ▭ ogranicznik przepięć ASA-A-0,5/5kA

|   |   |
|---|---|
| Projektant:<br>tech. Antoni Dąbrowski<br>upr. nr QS-479/84 - specj. inst. inż. w zakresie inst. elektrycznych |   |
| Nazwa obiektu:  | BUDOWA OŚWIETLENIA ULICZNEGO                  |
| Adres budowy:   | jedn. ewid. Chorzele; obręb: Bugzy Płotkie    |
| Przedmiot rys.:   | Projekt zagospodarowania terenu - oświetlenie |
| Data opracowania:<br>Marzec 2018  | SKALA 1:500                                   |
|   | Rys. nr PZT-E3                                |