



WIDOK

WIENIEC W-1

TRZPIEŃ T-1c
skala 1 : 25
wyk. 1 szt.

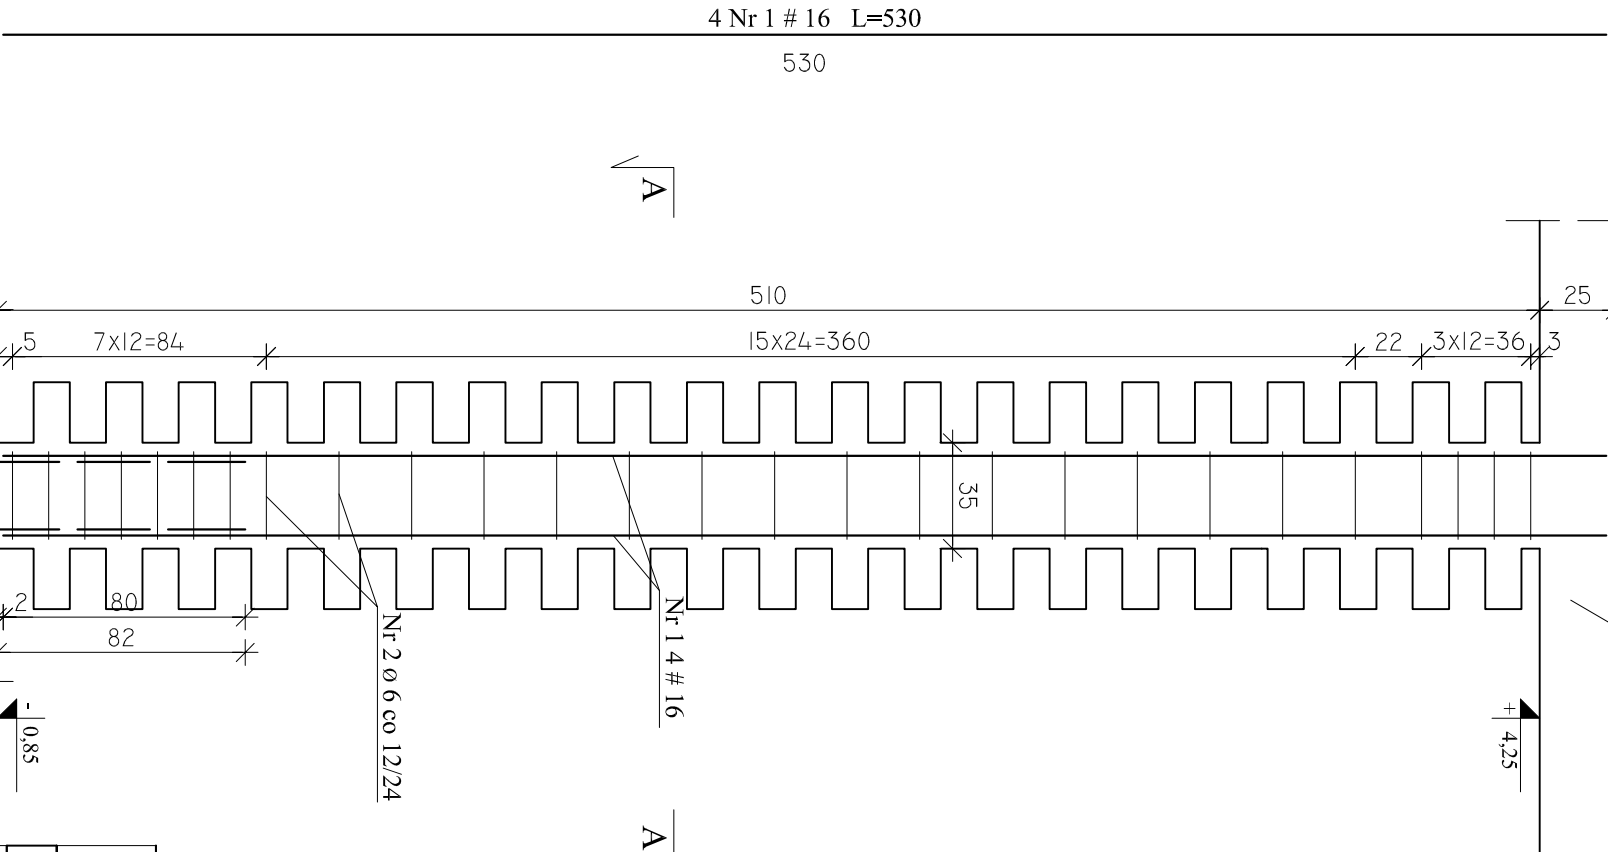


PRZĘKRÓJ A-A

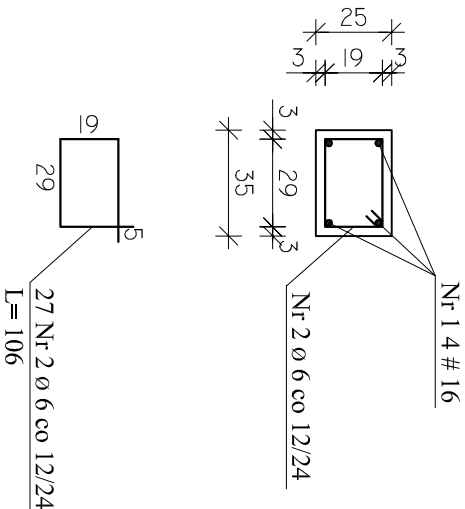

- UWAGI:
1. Osiłina zbrojenia głównego - 3 cm
 2. Od strony ściany muirowanej pozostawić strzępia

BETON C20/25, XC1, Dmax16
STAL A-III # (B500SP),
STAL A-III Ø (RB400W)

Jednostka projektowa:	AF PROJECTS Sp. z o.o. WARSZAWA POLSKA 03-774 Warszawa, ul. Wojnicka 2 tel. (+48 +22), 670-22-12, 818-41-02, fax 818-28-13	
Temat (Obiekt):	Przebudowa i rozbudowa miejskiej oczyszczalni ścieków w Chorzelaeh	
Nazwa rysunku	OB. 08 - BUDYNEK TECHNOLOGICZNY - TRZPIEŃ T-1c	
Zamawiający:	Gmina Chorzela, ul. Komosińskiego 1,	
Funkcja:	06-330 Chorzela Inte i nazwisko	
Gl. Projektant:	mgr inż. Krzysztof Wróblewski	Nr upr. St. 55/88 Podpis
Projektował:	inż. Andrzej Grudzeń	KL-230/90
Opracował:	mgr inż. Krzysztof Mężyk	
Sprawdził:	mgr inż. Małgorzata Grudzeń	KL-106/93
Branża:	Konstrukcyjna	Skala: 1:25 Stadium: PW Data: 09.2013r. Nr rysunku 08-K-06