


RZUT DACHU
- INSTALACJA
ODGROMOWA
SKALA 1:100

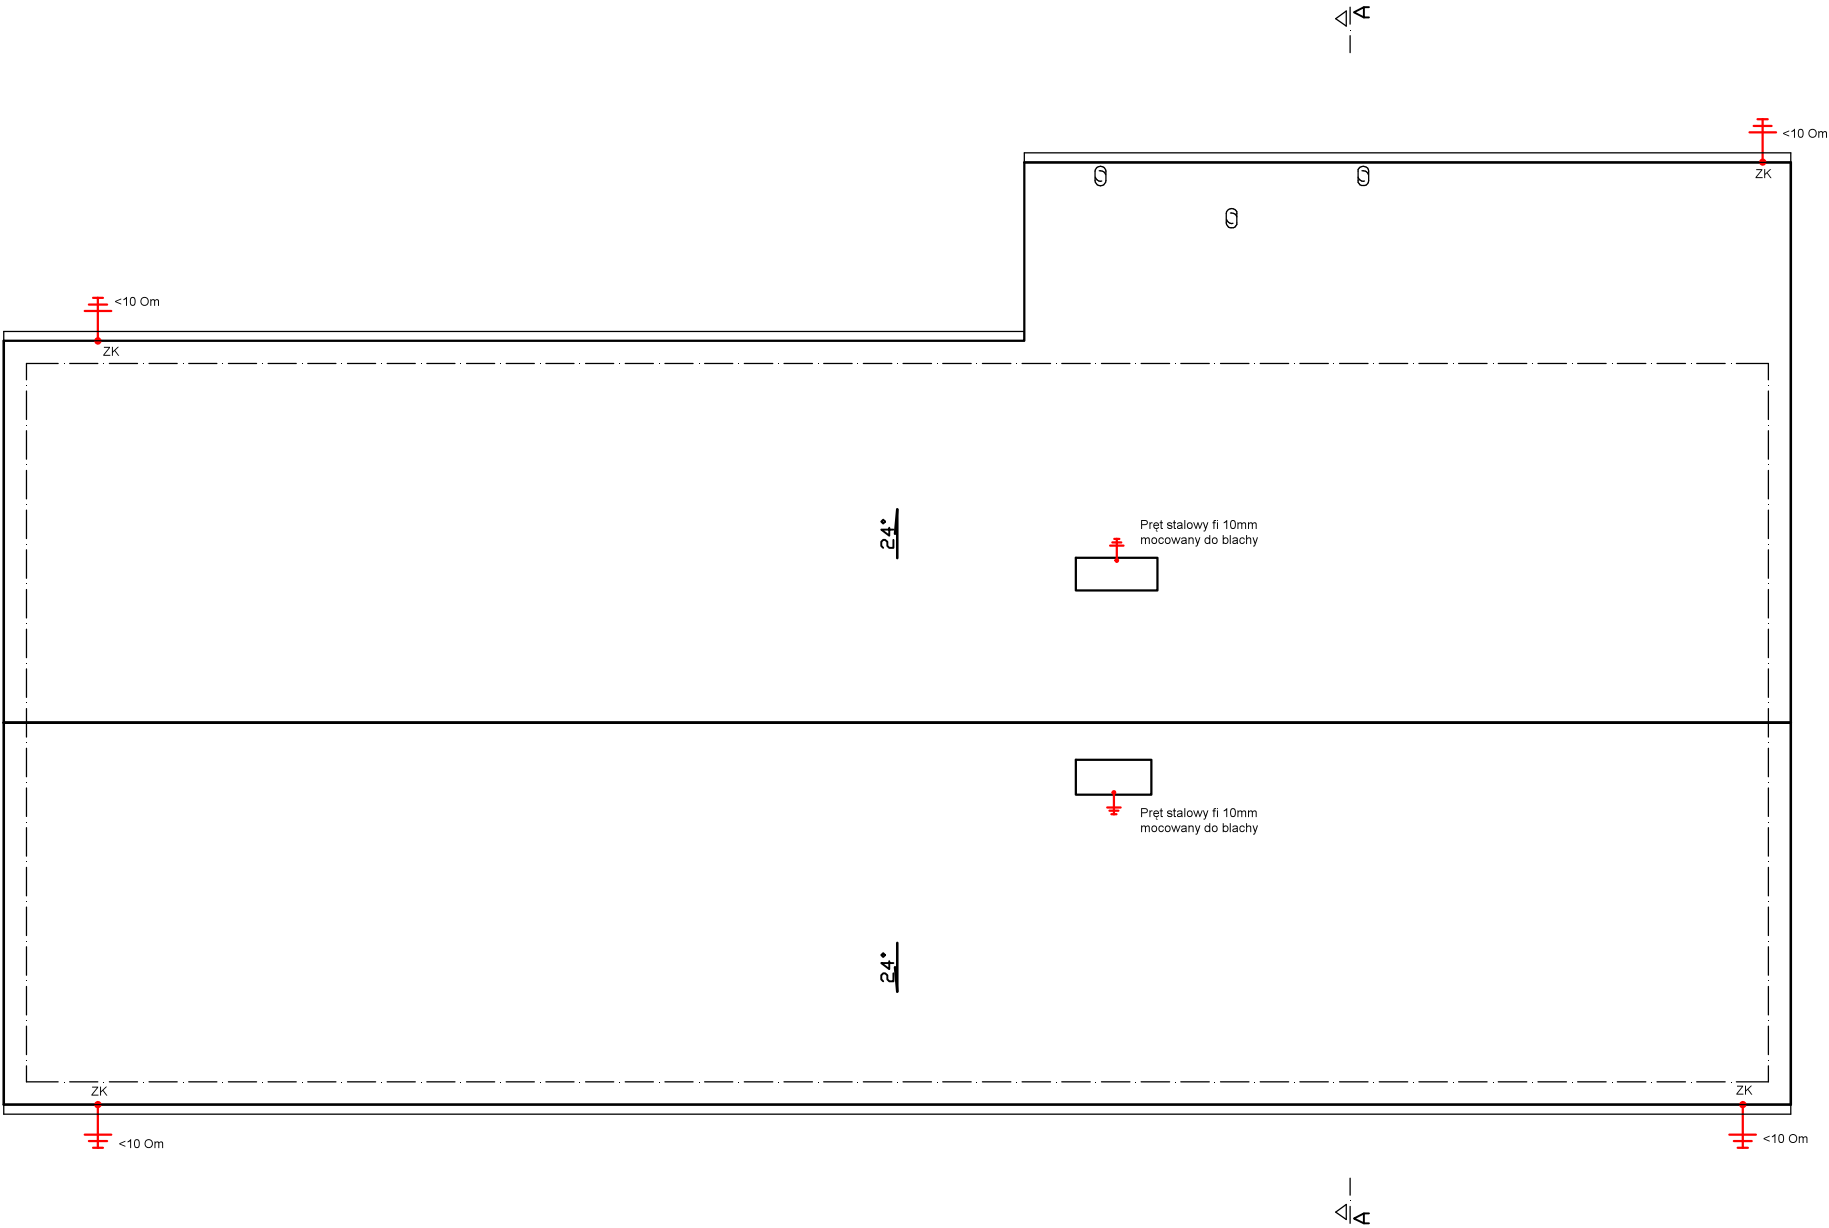

OZNACZENIA:
ZK - złącze kontrolno-pomiarowe instalacji odgromowej dla uziomu szpilkowego wykonanego prętem słowym fi 20.
Oporność nie większa niż 10 omów.

PROJEKT TECHNICZNY			Nr rysunku
Obiekt	ROBOTY BUDOWLANE POLEGAJĄCE NA 'ADAPTACJI POMIESZCZENIA SOCJALNEGO NA ŁAZIENKĘ WRAZ Z WYPOSAŻENIEM - ŚWIE TLICA WIEJSKA W PRZYSÓWYCH'		E-3
Adres	142202_5 CHÓRZELE / 0037 PRZYSÓWY / 32		Skala 1:100
Tytuł	RZUT DACHU - INSTALACJA ODGROMOWA		
Opracował	mgr inż. Wojciech Motacki		
Projektant	mgr inż. DARIUSZ WIŚNIEWSKI upr. MAZ/0042/PWDE/10		PAŹDZIERNIK 2022 r.